


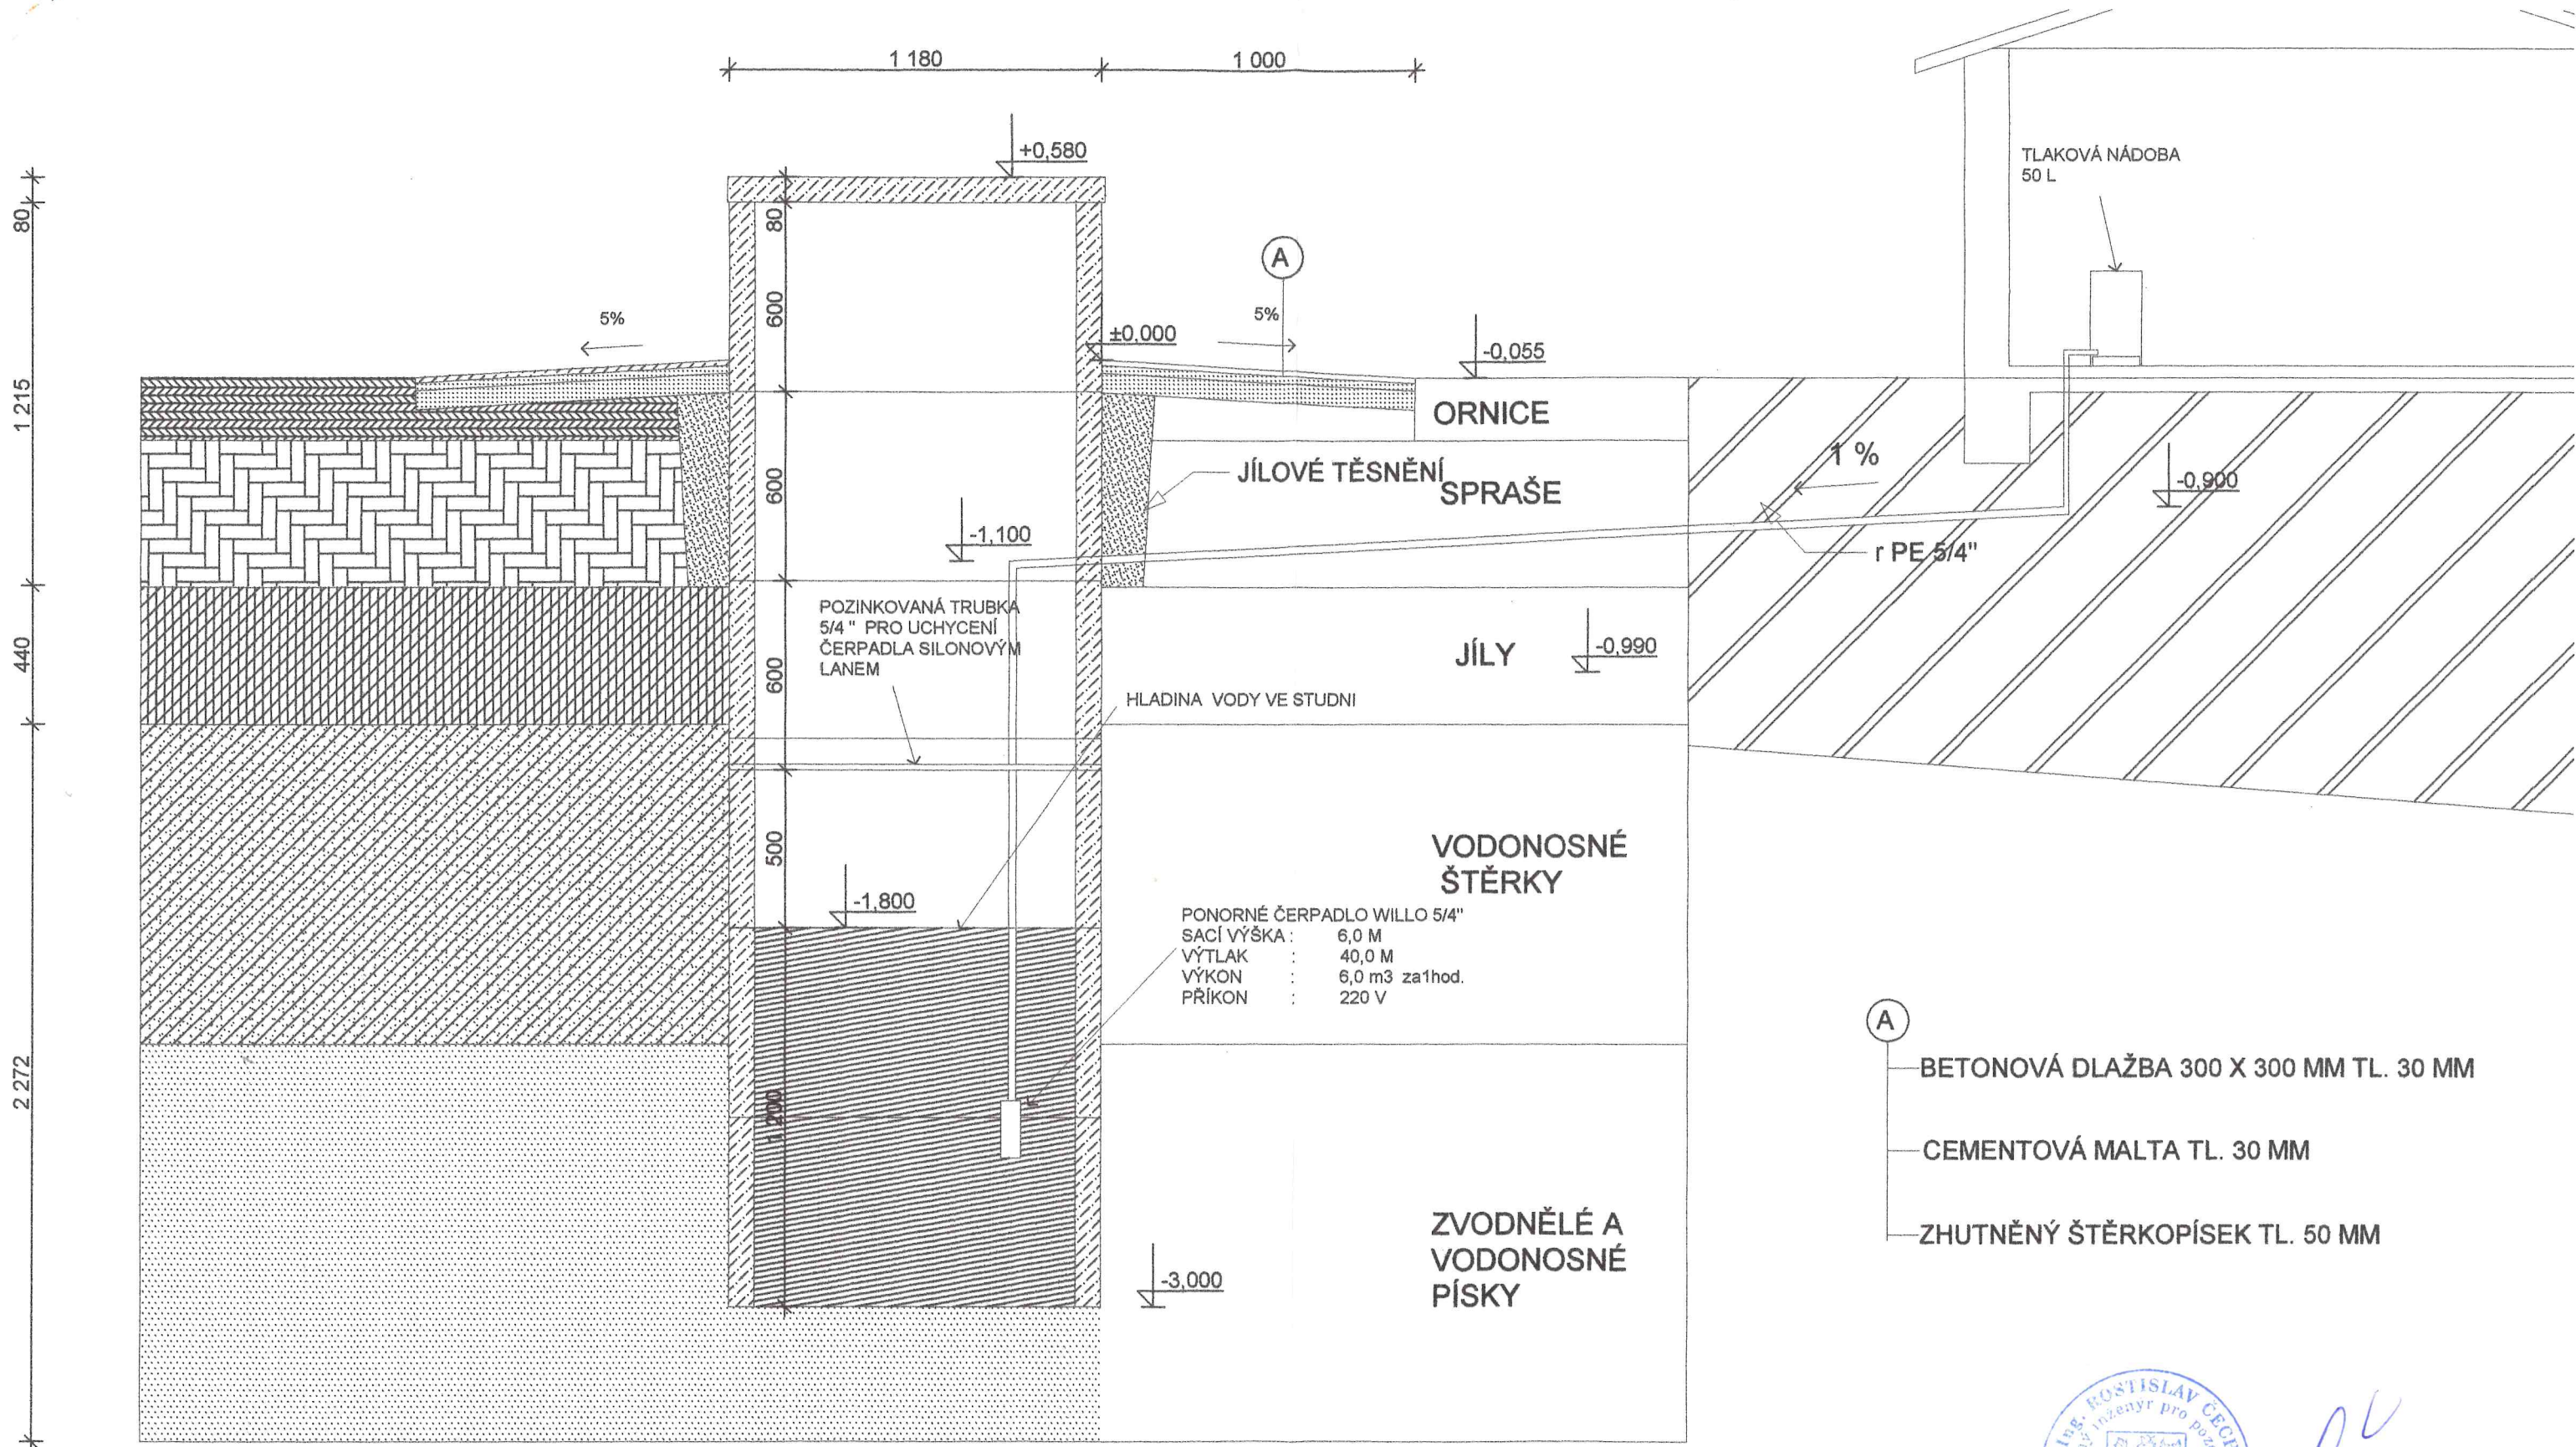

VÝPIS PRVKŮ STUDNY

- 6 x TBH 1 - 100 - STUDNOVÁ SKRUŽ
- 1 x TBH 20 - 120 - ZÁKRYTOVÁ DVOJDÍLNÁ DESKA

UMÍSTĚNÍ STUDNY : VIZ VÝKRES Č. 1 - SITUACE

POZNÁMKA

- SKLADBA HORNIN : STAV ZJIŠTĚN Z VÝKOPU STUDNY V BLÍZKÉ LOKALITĚ

- VODA ZE STUDNY BUDE VYUŽÍVÁNA K ZAVLAŽOVÁNÍ ZELENĚ A NEBUDE ODVÁDĚNÁ DO KANALIZACE

-PŘÍVODNÍ POTRUBÍ ZE STUDNY BUDE ULOŽENO V PÍSKU FR. 0- 2 MMA A V NEZÁMRZNÉ HLOUBCE 1 000 MM



Handwritten signature of Ing. Rostislav Čech.

1

NÁZEV PROJEKTU: NOVOSTAVBA RD	ČÍSLO VÝKRESU: 13
NÁZEV VÝKRESU: STUDNA	MĚŘÍTKO: 1 : 20
INVESTOR: KRAMOLIŠ VLASTIMIL ING.ARCH. A ZDEŇKA MUDR. BRNO, VALTICKÁ 8	DATUM: 02/2003
MÍSTO STAVBY: KÚ JEDOVNICE , PARC. Č. 1349/3	IČO : 69680256
	VYPRACOVAL: ING.ROST.ČECH tel. 777 335 035
	POHOŘELICE